



QUADRO POMPE POZZO

CAVI DI COLLEGAMENTO APPARECCHIATURE
TIPO BELDEN SCHERMATO CON MESSA A
TERRA IN UN UNICO PUNTO

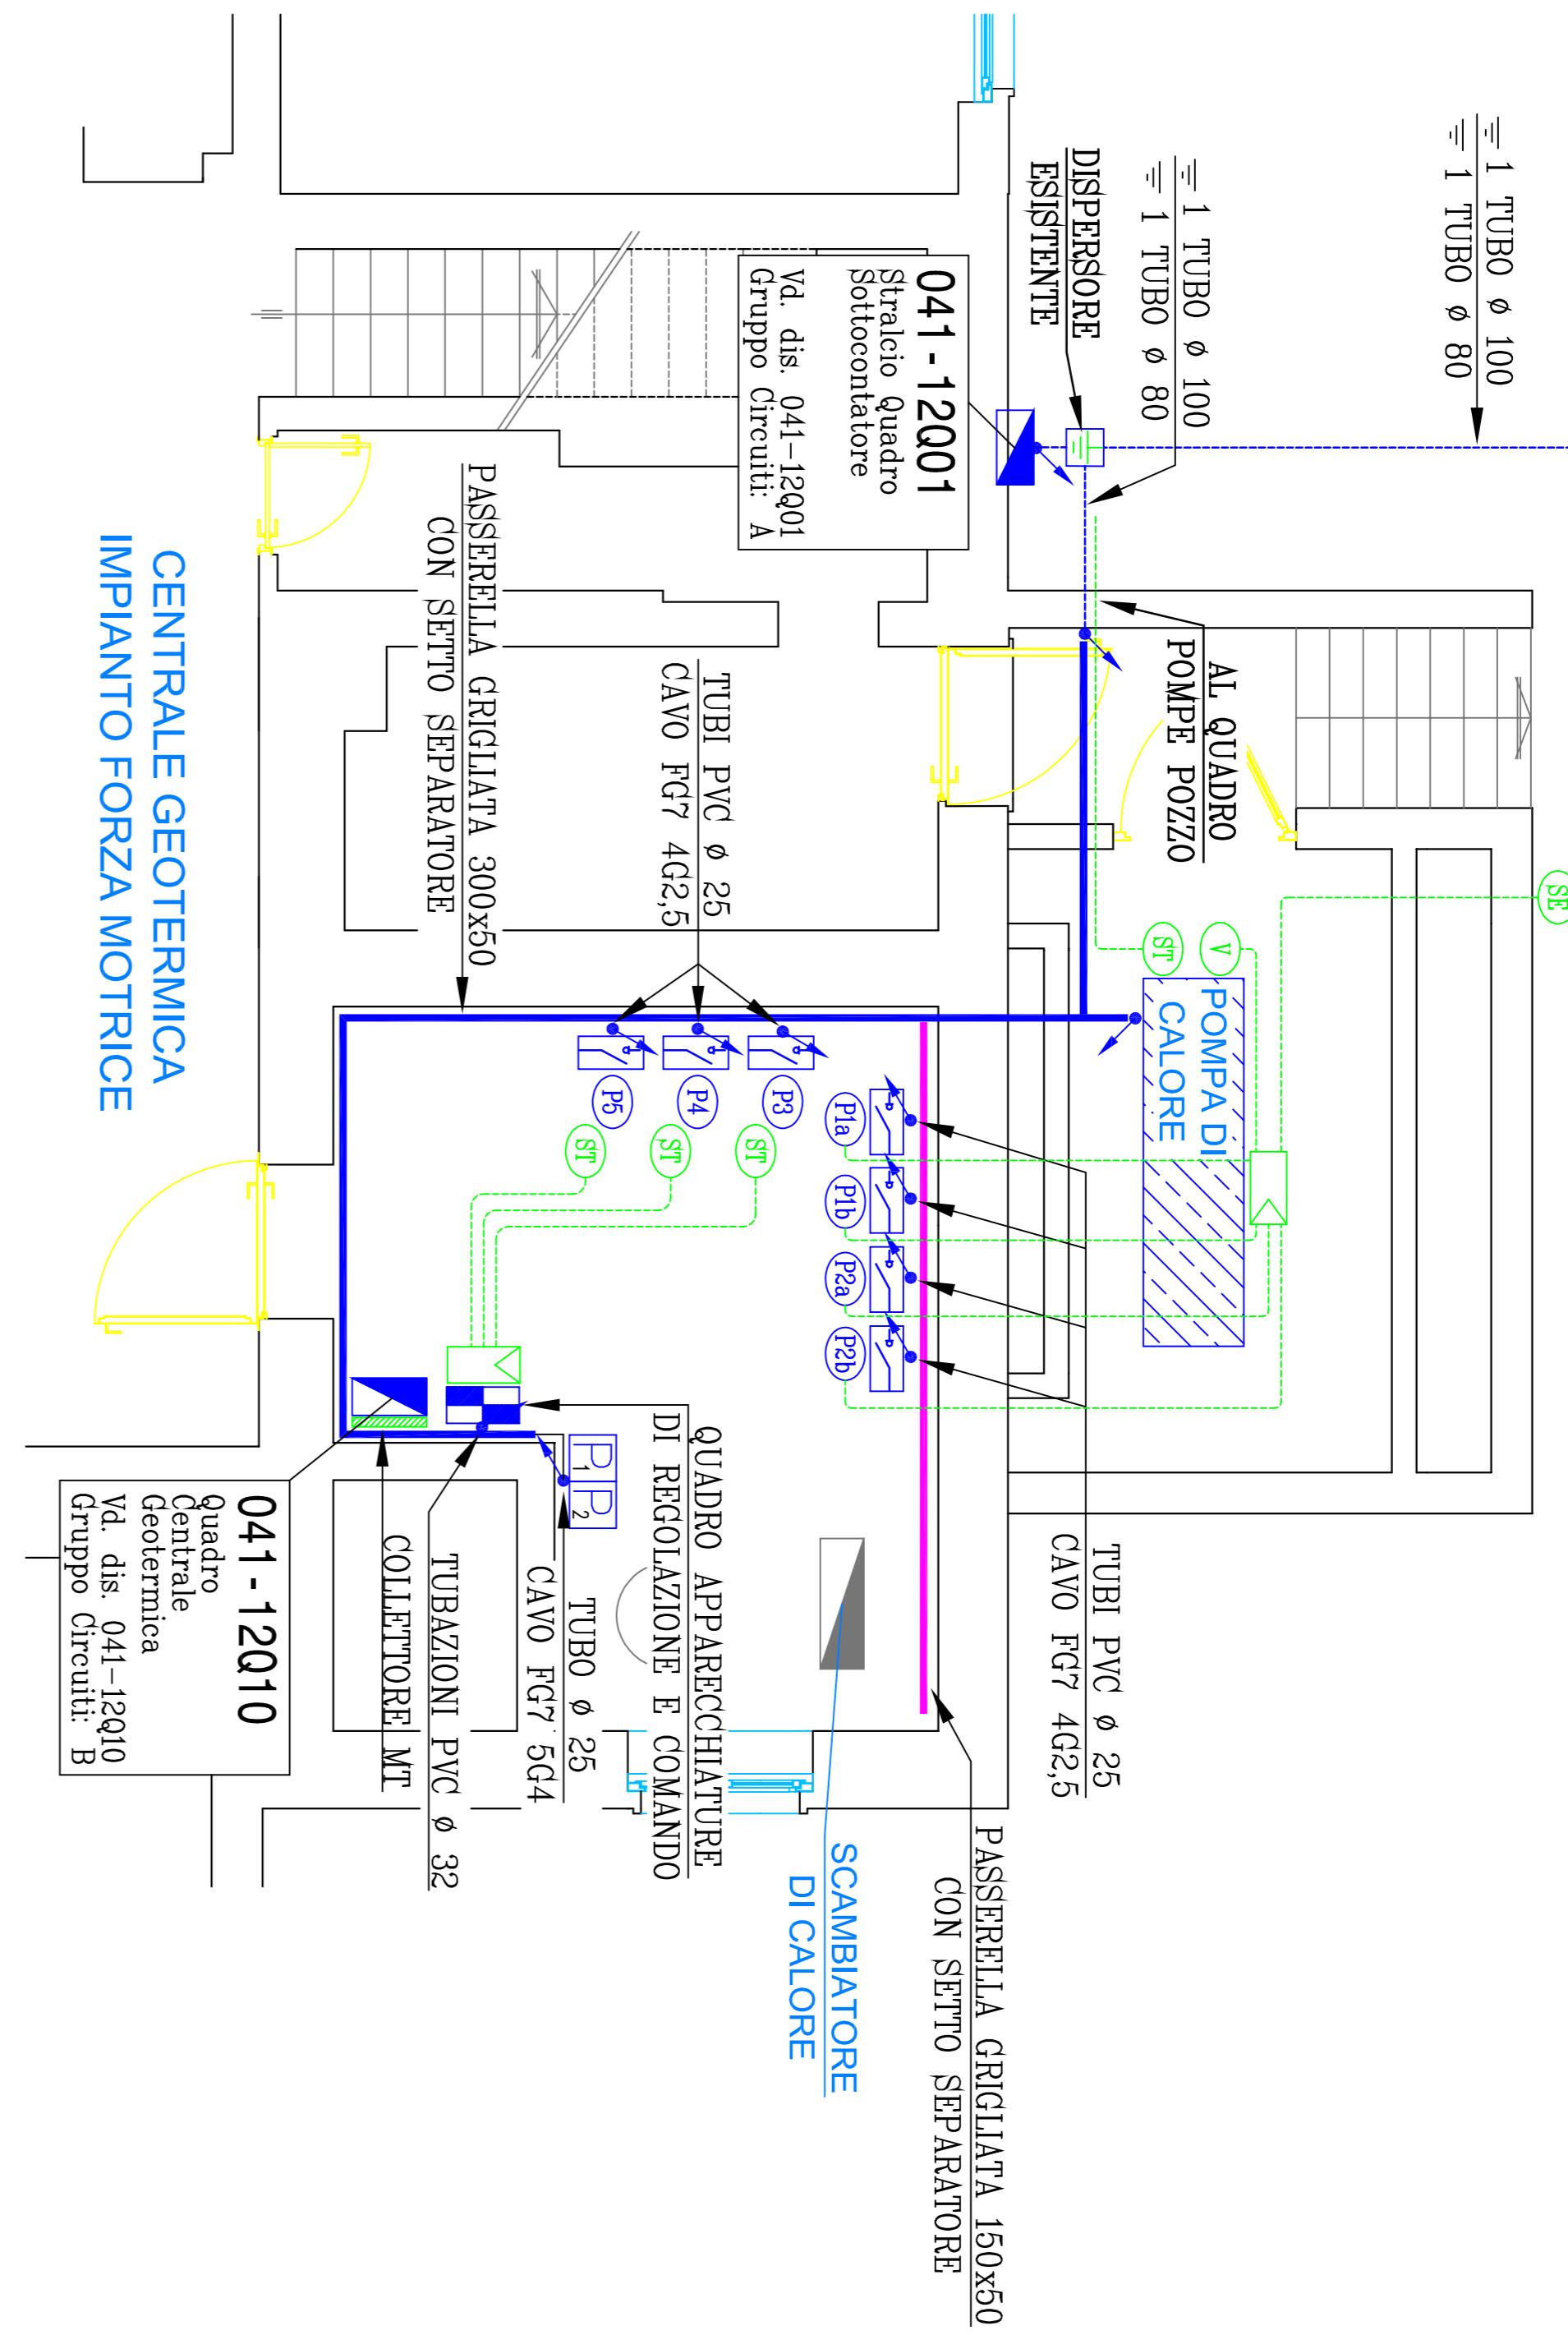

LEGENDA

Quadro elettrico di distribuzione
Quadro elettrico bordo macchina
P-
Pompe
S-
Sonda Esterna
V
Sonda Temperatura
D
D ₁
D ₂
Presa 2P+T 16A 230V
Presa 3P+T 16A 400V
Passeggia con separatore vd dim. in plamietta
Sezionatore rotativo in custodia IP55
Punto comando con interruttore 1P 16A 230Vac IP55 2x58W IP 65
Apparecchio d'illuminazione con lampade fluorescenti 2x58W IP 65
Collettore di terra
Centralina di Regolazione

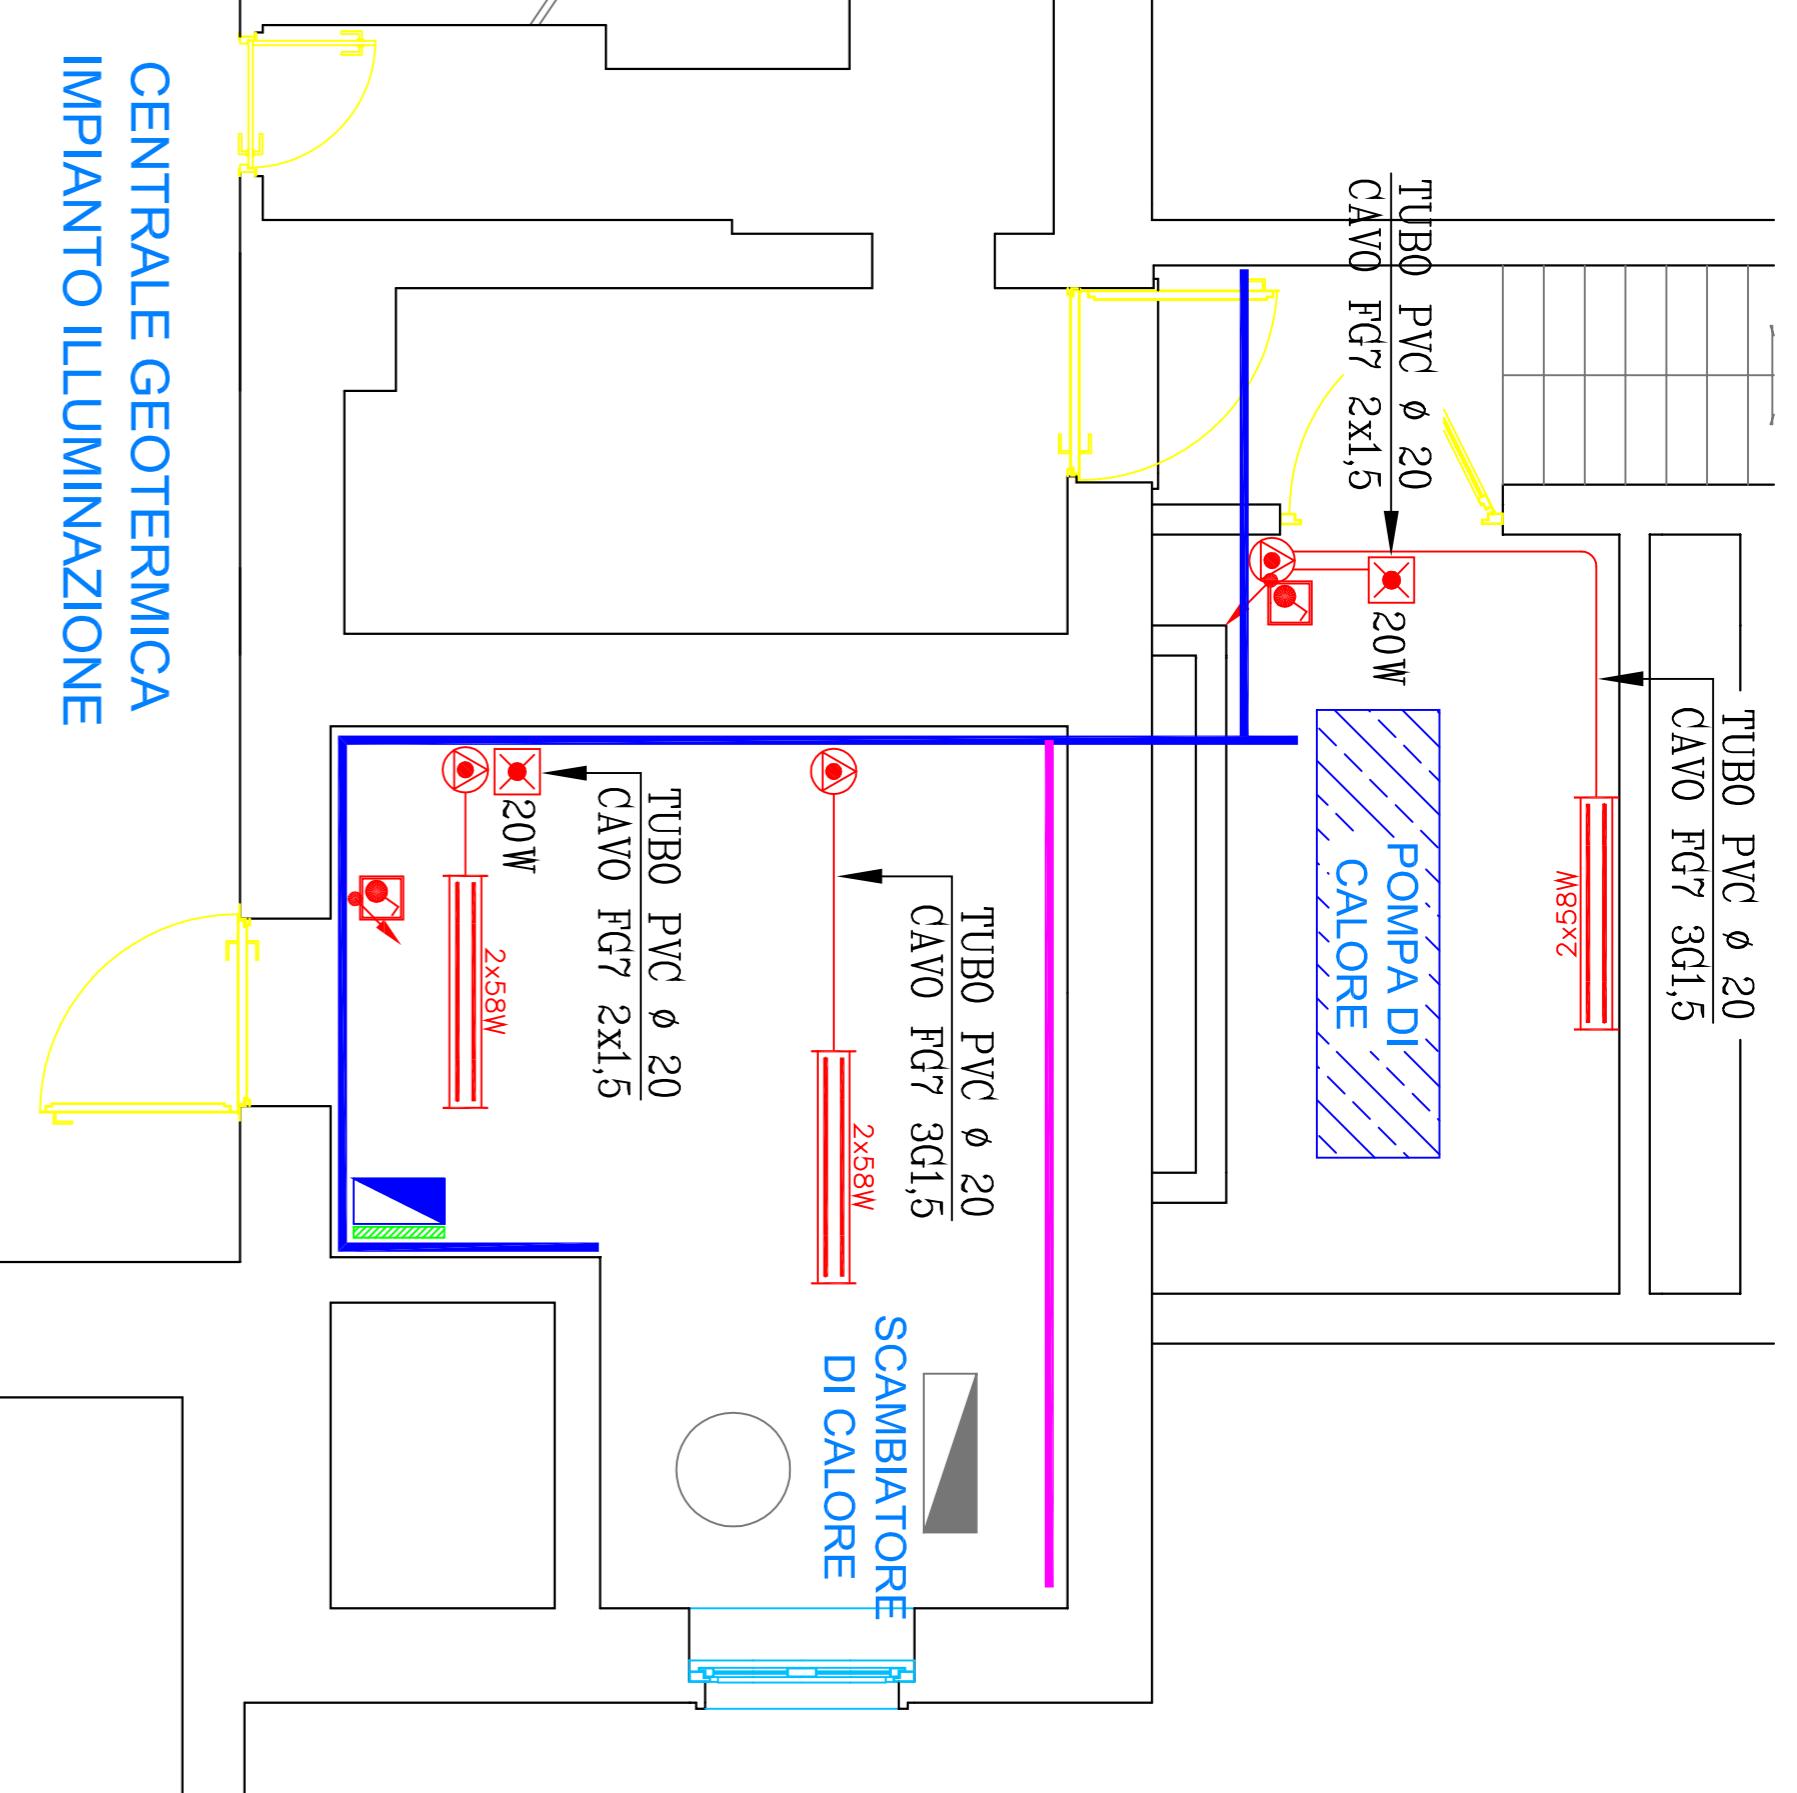

CENTRALE GEOTERMICA IMPIANTO FORZA MOTRICE

041-12Q10
Quadro centrale Geotermica
Vd. dis. 041-12Q10
Gruppo Circuiti: B

TIPICO ALIMENTAZIONE PRESE

PASSERELLA GRIGLIATA


TUBO Ø 25 PVC
CAVO FG7 5G4

DAL DISPENSORE ESISTENTE 1G25

EOS RISCALDAMENTO MANDATA (1G10)
EOS RISCALDAMENTO RITORNO (1G10)
EOP ACQUA (1G16)
SCARICATORE (1G25)
POMPA DI CALORE (1G16)
QUADRO POMPE POZZO (1G6)

PE

MT

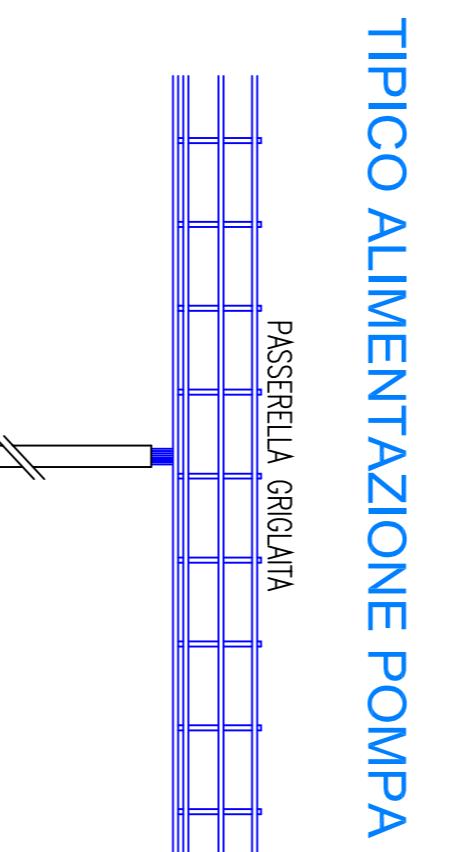


TIPICO ALIMENTAZIONE POMPA

PASSERELLA GRIGLIATA

TUBO PVC Ø 20 CAVO FG7 3G1,5

MT

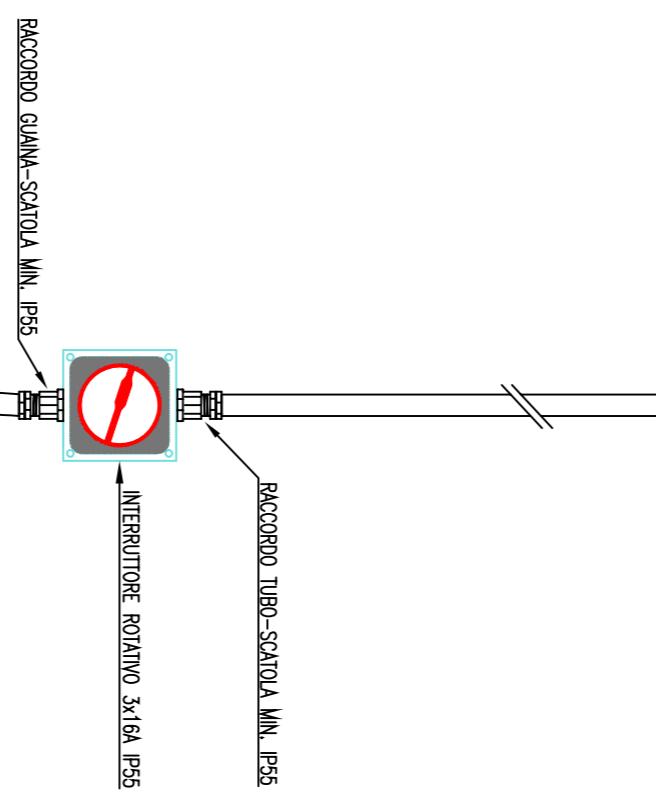

N.B.
LA SEGUENTE PLANIMETRIA E' PARTE INTEGRANTE DEI SEGUENTI ALLEGATI:
- SCHEMI UNIFLARI
- PARTICOLARI ILLUSTRAТИV
- RELAZIONE TECNICA ILLUSTRAITIVA

N.B.

QUESTA PLANIMETRIA E' VALIDA SOLO PER IMPIANTI ELETTRICI


Fase di progetto Preliminare Definitivo Esecutivo AS-BUILT

Revisione DATA DESCRIZIONE DISSEGNATO APPROVATO

00 08-04-2012 EMISSIONE A. BONINI E. PALA

TIPICO INSTALLAZIONE CANALE

EQUIPOTENZIALE A TUBAZIONE

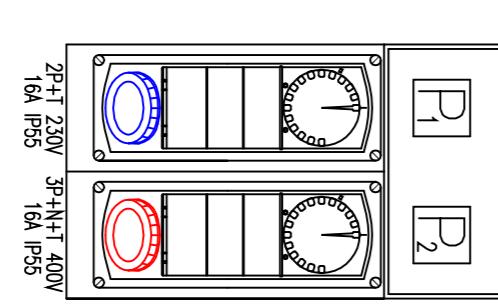

TIPICO ALIMENTAZIONE POMPA

L'INGRESSO CON PRESSACAVI

INTERRUTTORE ROTONDO 3A 16A IP55

RACCORDO MIN. IP55

RACCORDO TUBO-SERRATURA MIN. IP55

GUANA SERRATURA

GUANA SERRATURA

STUDIO PALA
di Enos Pado Per.Ind.
Via Moretto, 282
24040 PAGLIANO (BG)

PROGETTAZIONE IMPIANTI
ELETTRICI E FOTOVOLTAICI

tel. 0383 382544 - fax 0383 705289
info@studopalait.it - www.studopalait.it

Comune di: CALVENZANO Provincia di: BERGAMO

comune: COMUNE DI CALVENZANO
PIAZZA VITTORIO EMANUELE II
CALVENZANO

scala 1:50

numero e firma

commessa n°

041-12

Tavola

E01

Oggetto: IMPIANTO ELETTRICO
NUOVA CENTRALE GEOTERMICA
COMUNE DI CALVENZANO (BG)

TUTTI I DIRETTI RISERVATI AI TERMINI D' LEGGE