

COMUNE DI CALVENZANO  
PROVINCIA DI BERGAMO

PROGETTO  
DEFINITIVO-ESECUTIVO  
IMPIANTO ELETTRICO

ZONA SPORTIVA COMUNALE  
AMPLIAMENTO SPOGLIATOI  
CAMPO CALCIO CON MANTO IN ERBA SINTETICA  
- POZZO ARTESIANO -

OGGETTO : SITUAZIONE DI PROGETTO : PIANTA SPOGLIATOIO


TAVOLA : 7  
SCALA : 1 : 100  
DATA : LUGLIO 2011

IL COORD. SETTORE LL.PP.


IL RESP. PROCEDIMENTO

( CALVI ARCH. EMBLINO )

( CALVI ARCH. EMBLINO )

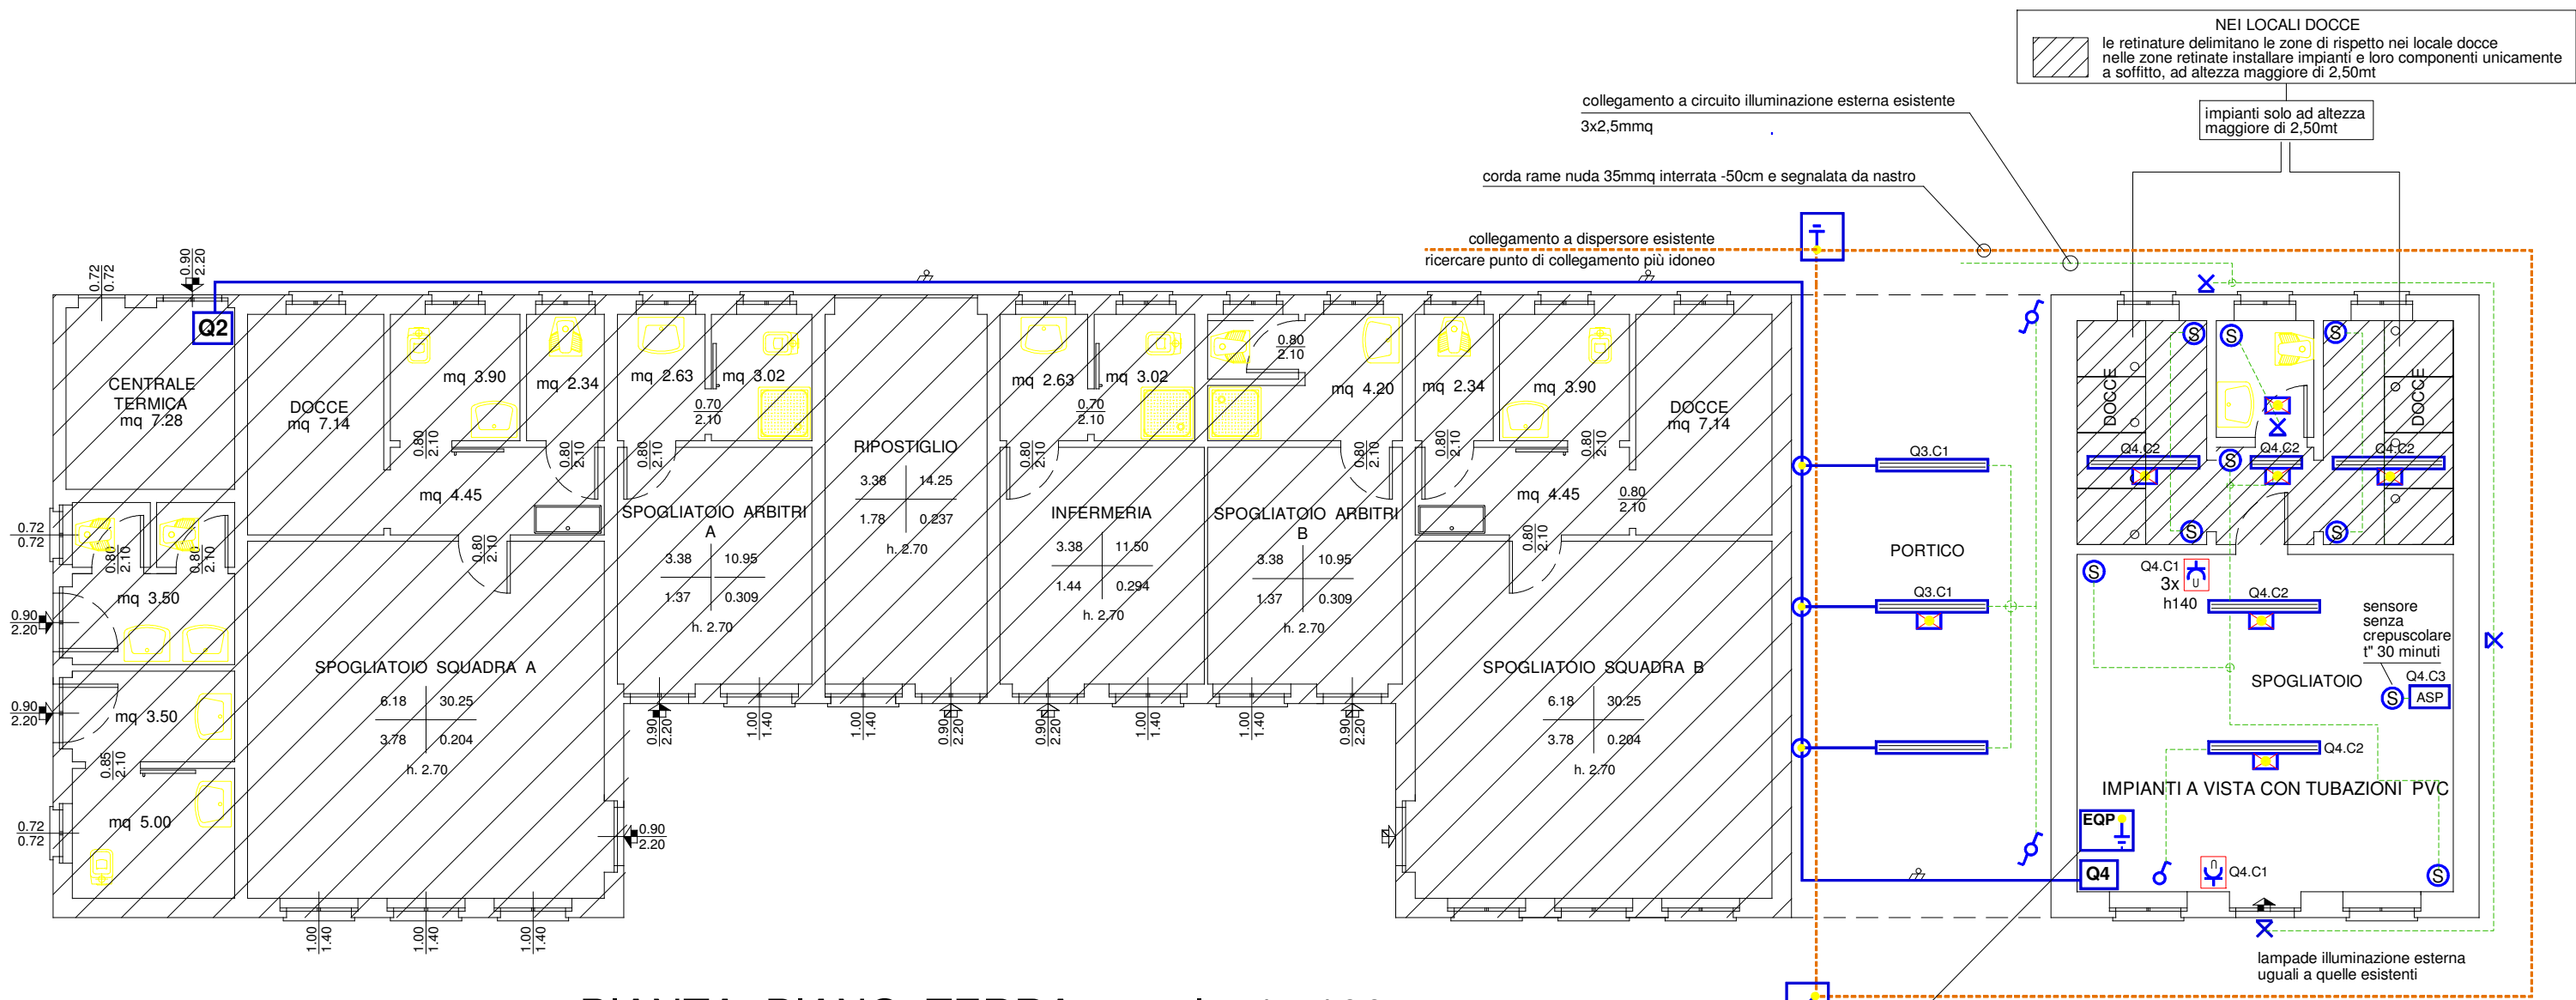

PIANTA PIANO TERRA - scala 1 : 100 -

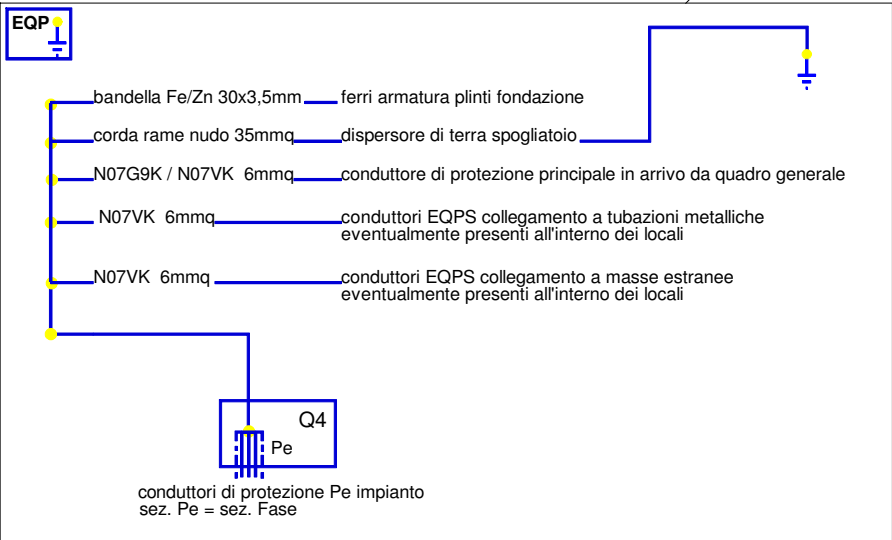

- cassetta derivazione
- sensore di presenza infrarosso 220V/10A con orpiscolare e temporizzatore - angolo copertura 270°
- ✕ punto luce a parete con plafoniera e lampada basso consumo
- EQP1 collettore terra/equipotenziale
- ♂ interruttore bipolare 220V/16A
- ♂ interruttore 220V / 10A
- UNEL-Bipasso presa universale 220V / 10-16A
- apparecchio illuminante fluorescente con reattore elettronico 2x58W con gruppo emergenza
- apparecchio illuminante fluorescente con reattore elettronico 2x58W
- apparecchio illuminante fluorescente con reattore elettronico 2x18W con gruppo emergenza
- ASP aspiratore (la tipologia sarà indicata dalla committenza)