


collettore di distribuzione completo


Tubazione in polietilene riciclato, diametro esterno 20 mm e spessore 2 mm, posata con rete su pannello doppio in polistirene (20+20 mm--densità 35 kg/mc)

legenda tubazioni


Tubazione in polietilene riciclato, diametro esterno 20 mm e spessore 2 mm, posata con rete su pannello doppio in polistirene (20+20 mm--densità 35 kg/mc)

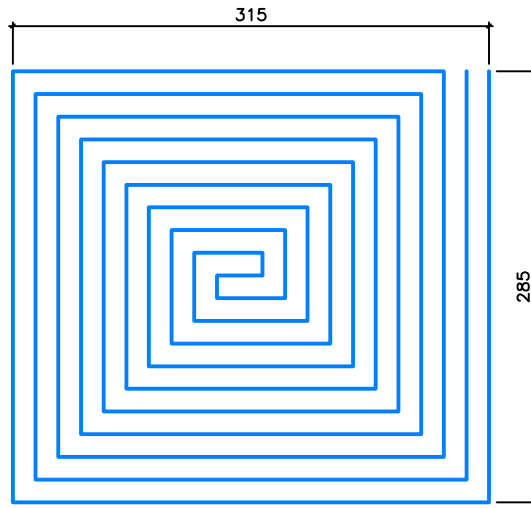


Pannello a passo uniforme 0,15 m
Lunghezza tubazione 98 m

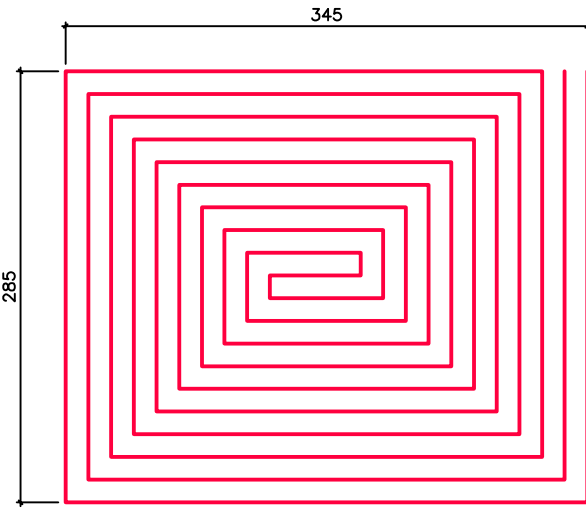


Pannello a passo uniforme 0,15 m
Lunghezza tubazione 98 m

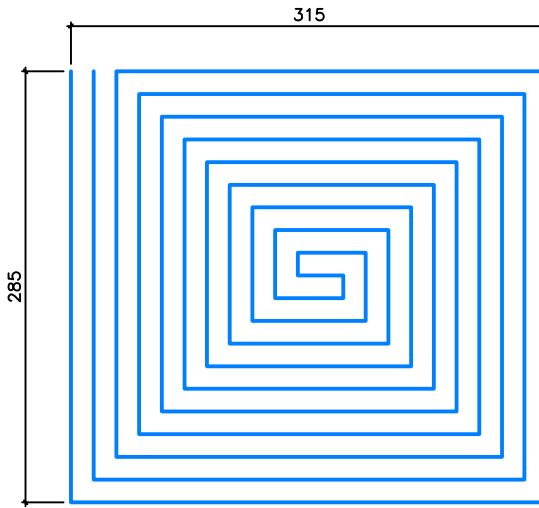


Pannello a passo uniforme 0,15 m
Lunghezza tubazione 92 m

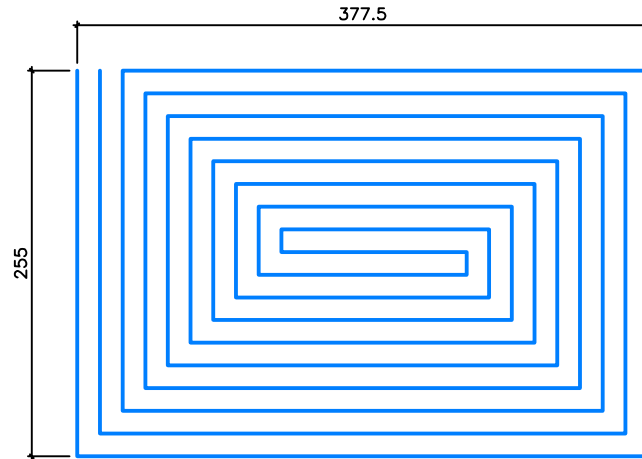


Pannello a passo uniforme 0,15 m
Lunghezza tubazione 100 m

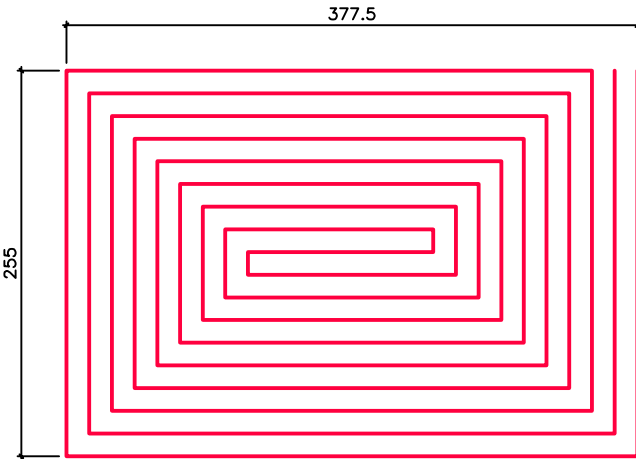

Pannello a passo uniforme 0,15 m
Lunghezza tubazione 98 m

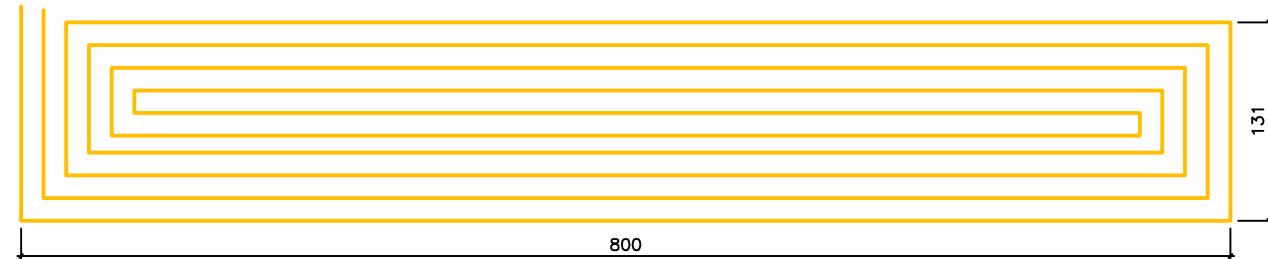

Pannello a passo uniforme 0,15 m
Lunghezza tubazione 116 m

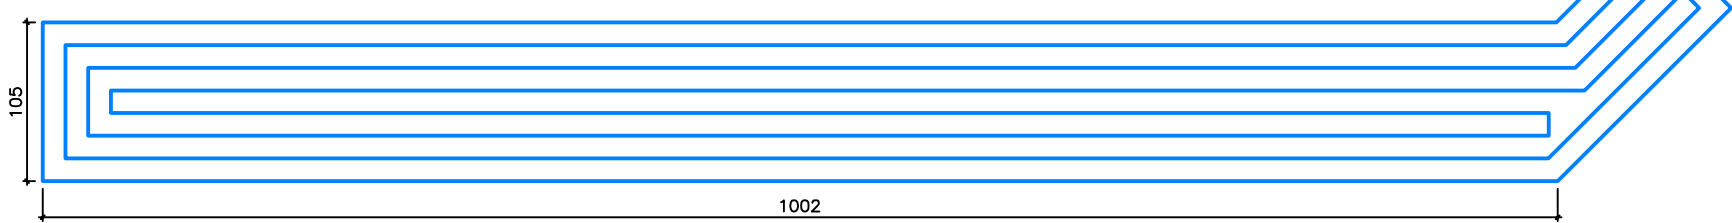

Pannello a passo uniforme 0,15 m
Lunghezza tubazione 100 m

COMUNE DI CALVENZANO
Provincia di Bergamo

SISTEMAZIONE COMPLESSIVA DELL'ATTUALE AREA MERCATO UBICATA IN
LARGO XXV APRILE - REALIZZAZIONE NUOVA STRUTTURA POLIVALENTE

Progettisti: Raggruppamento Temporaneo di Professionisti, Ing. Franco Cesare,
Ing. Luigi Deltini, arch.Giacomo Forlani, Ing. Claudia Mezzadra, arch.Carlo Volontario

PROGETTAZIONE IMPIANTISTICA MECCANICA ESECUTIVA

Redatta in base al Progetto Definitivo approvato con le Delibere di Giunta Comunale
n°109 del 28/07/2007 , n°147 del 31/10/2007 , n°175 del 19/12/2007

Elaborati

- ME-01 - Relazione tecnica

- ME-02 - Computo metrico

- ME-03 - Elenco prezzi unitari

- ME-04 - Impianto di climatizzazione: rete di distribuzione ventiloconvettorie radiatori
scala 1:50

- ME-05 - Impianto di climatizzazione: rete di distribuzione pannelli radianti
scala 1:50

- ME-06 - Impianto di climatizzazione: rete di distribuzione aeraulica
scala 1:50

- ME-07 - Impianto di climatizzazione: schema funzionale idraulico e quadro elettrico
scala --/--

- ME-08 - Impianto idrosanitario: ragnuole acqua fredda e calda
scala 1:50

- ME-09 - Impianto idrosanitario: ragnuole scarichi
scala 1:50

- ME-10 - Impianto antincendio e distribuzione principale acqua potabile e gas metano
scala 1:50

- ME-11 - Piano di manutenzione

- ME-12 - Relazione tecnica attestante l'isolamento dell'edificio (L.10/91)

I Progettisti

Il Responsabile del Procedimento

gennaio 2008